




PLANTA BAIXA
REDE DE ESGOTO
ESCALA: 1:100

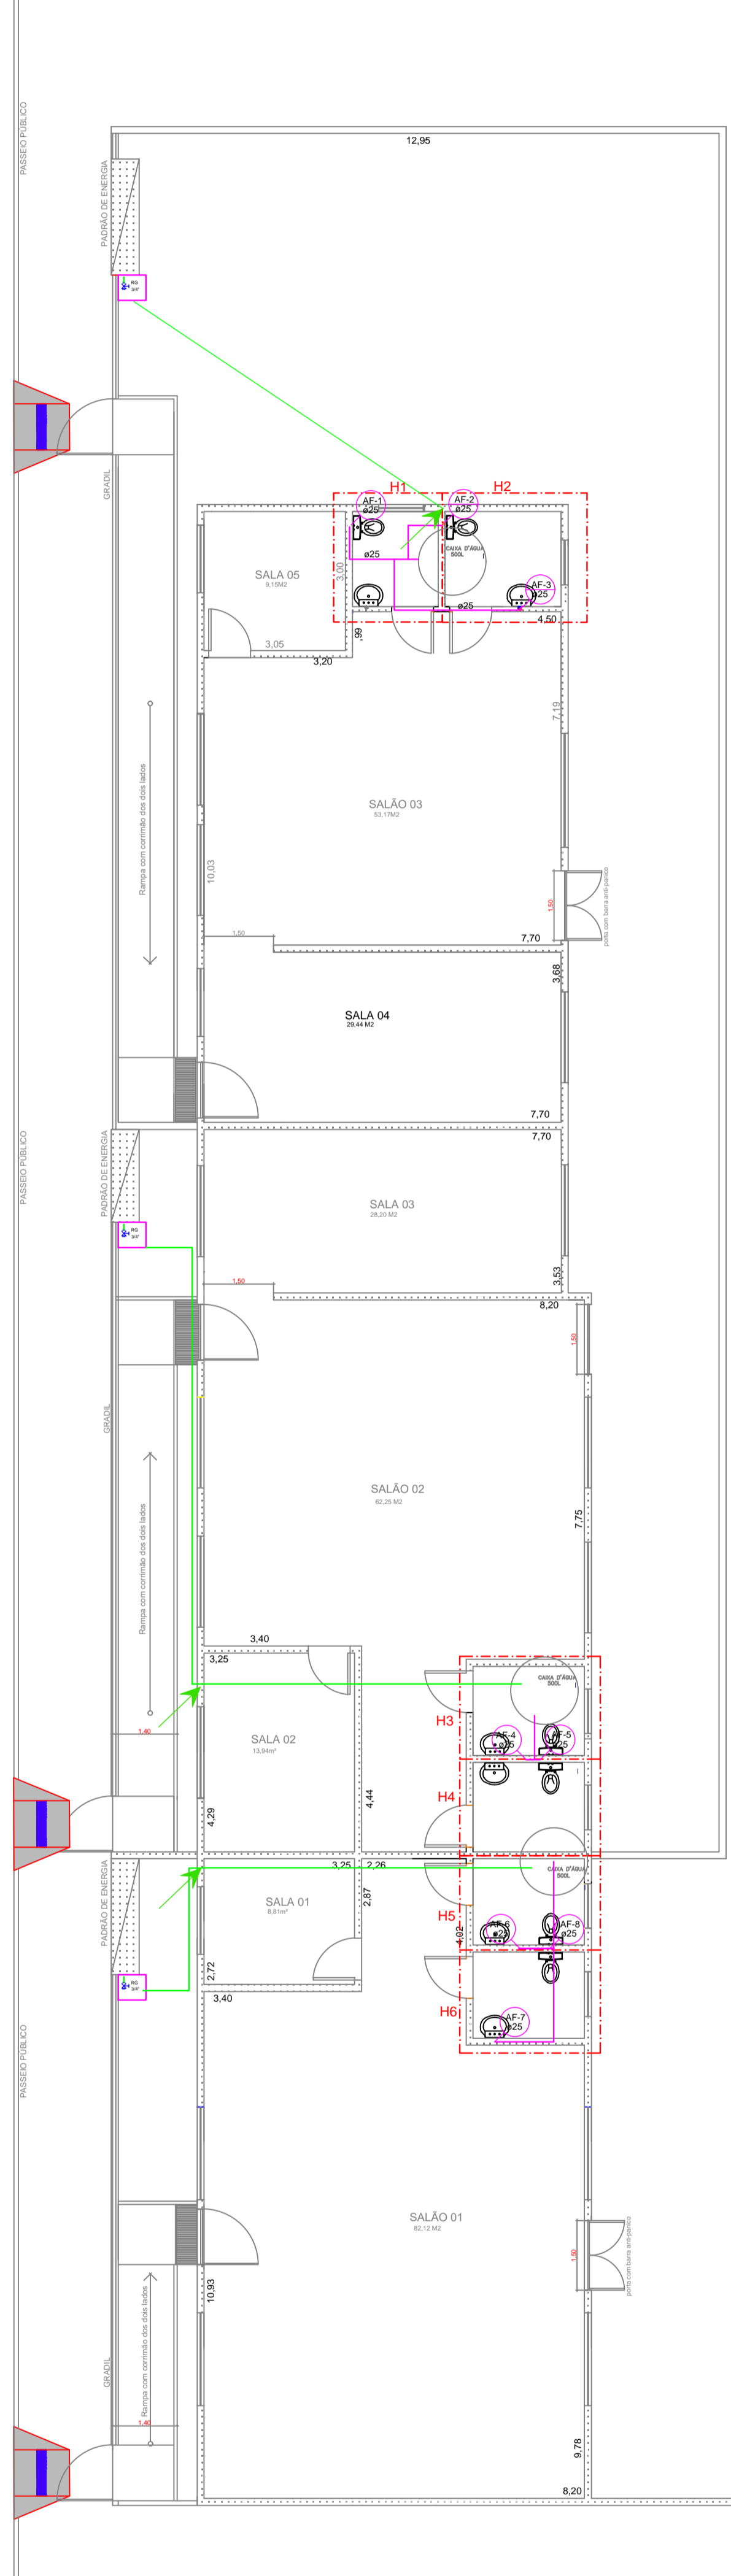

PLANTA BAIXA
DISTRIBUIÇÃO GERAL DE ÁGUA FRIA
ESCALA: 1:100

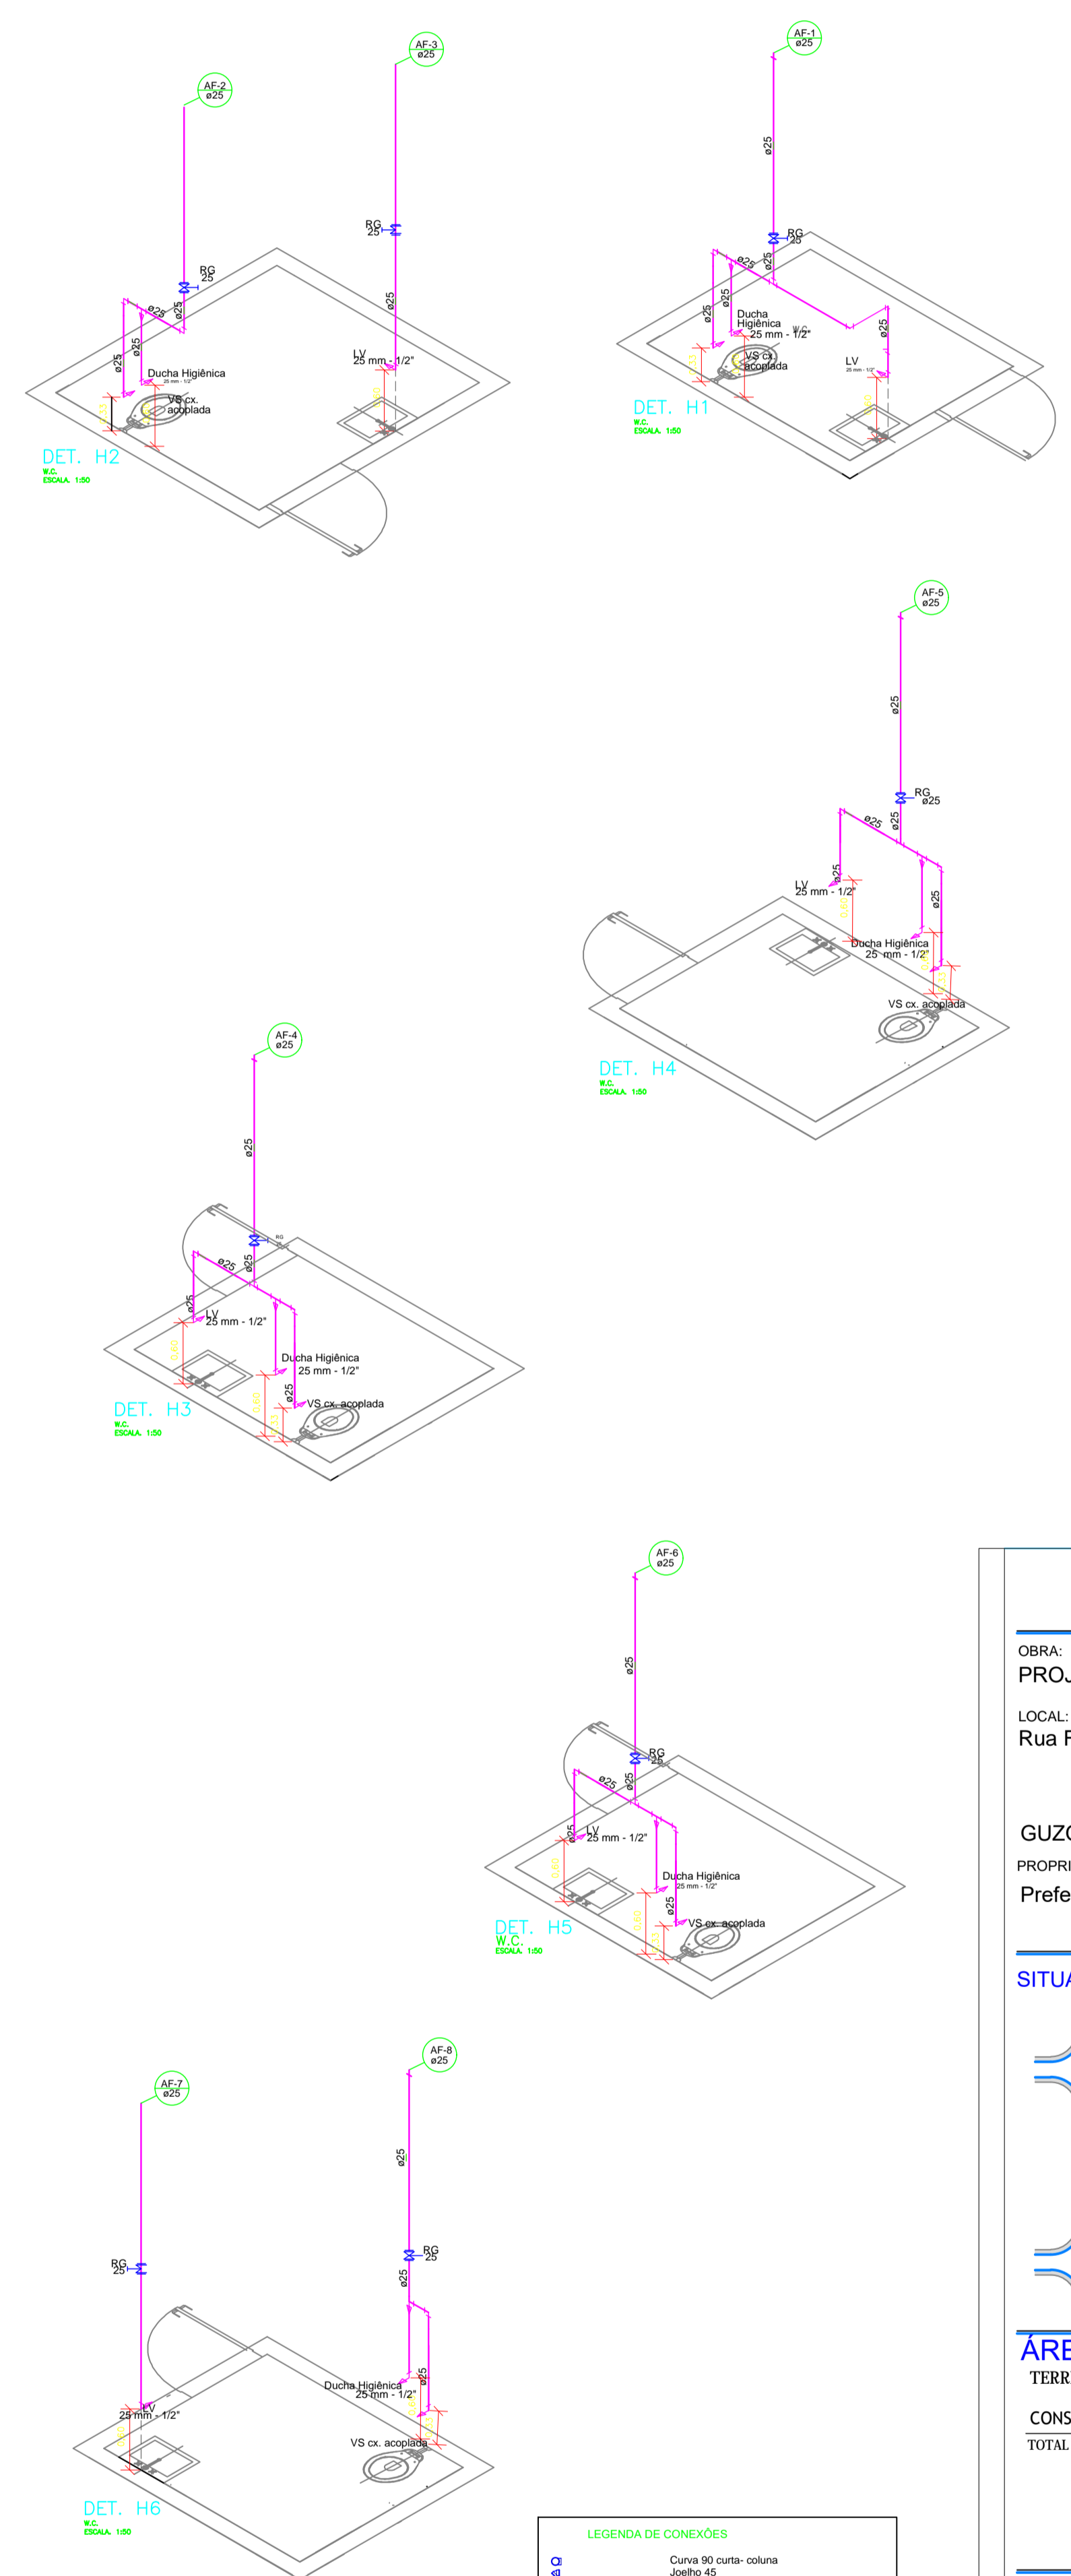

- LEGENDA DE CONEXÕES
- Curva 90° curva-culatra
 - Junção 90°
 - Junção 45°
 - Junção 30°
 - Junção 15°
 - Junção simples
 - Junção simples 90° medição
 - Lavatório
 - Lavatório com sifão
 - Lavatório de 1/2" ou 3/4"
 - Lava-louças
 - Mictório de descarga automática DN 40mm
 - Mictório de descarga DN 40mm
 - Mictório de descarga DN 25mm
 - Plu de Cozinha Residencial com Sifão 40mm
 - Plu de Cozinha Residencial
 - Plu de Lavar Roupas DN 40mm
 - Tp 90°
 - Tp 45°
 - Tp 30°
 - Tp 15°
 - Tp 90° superior

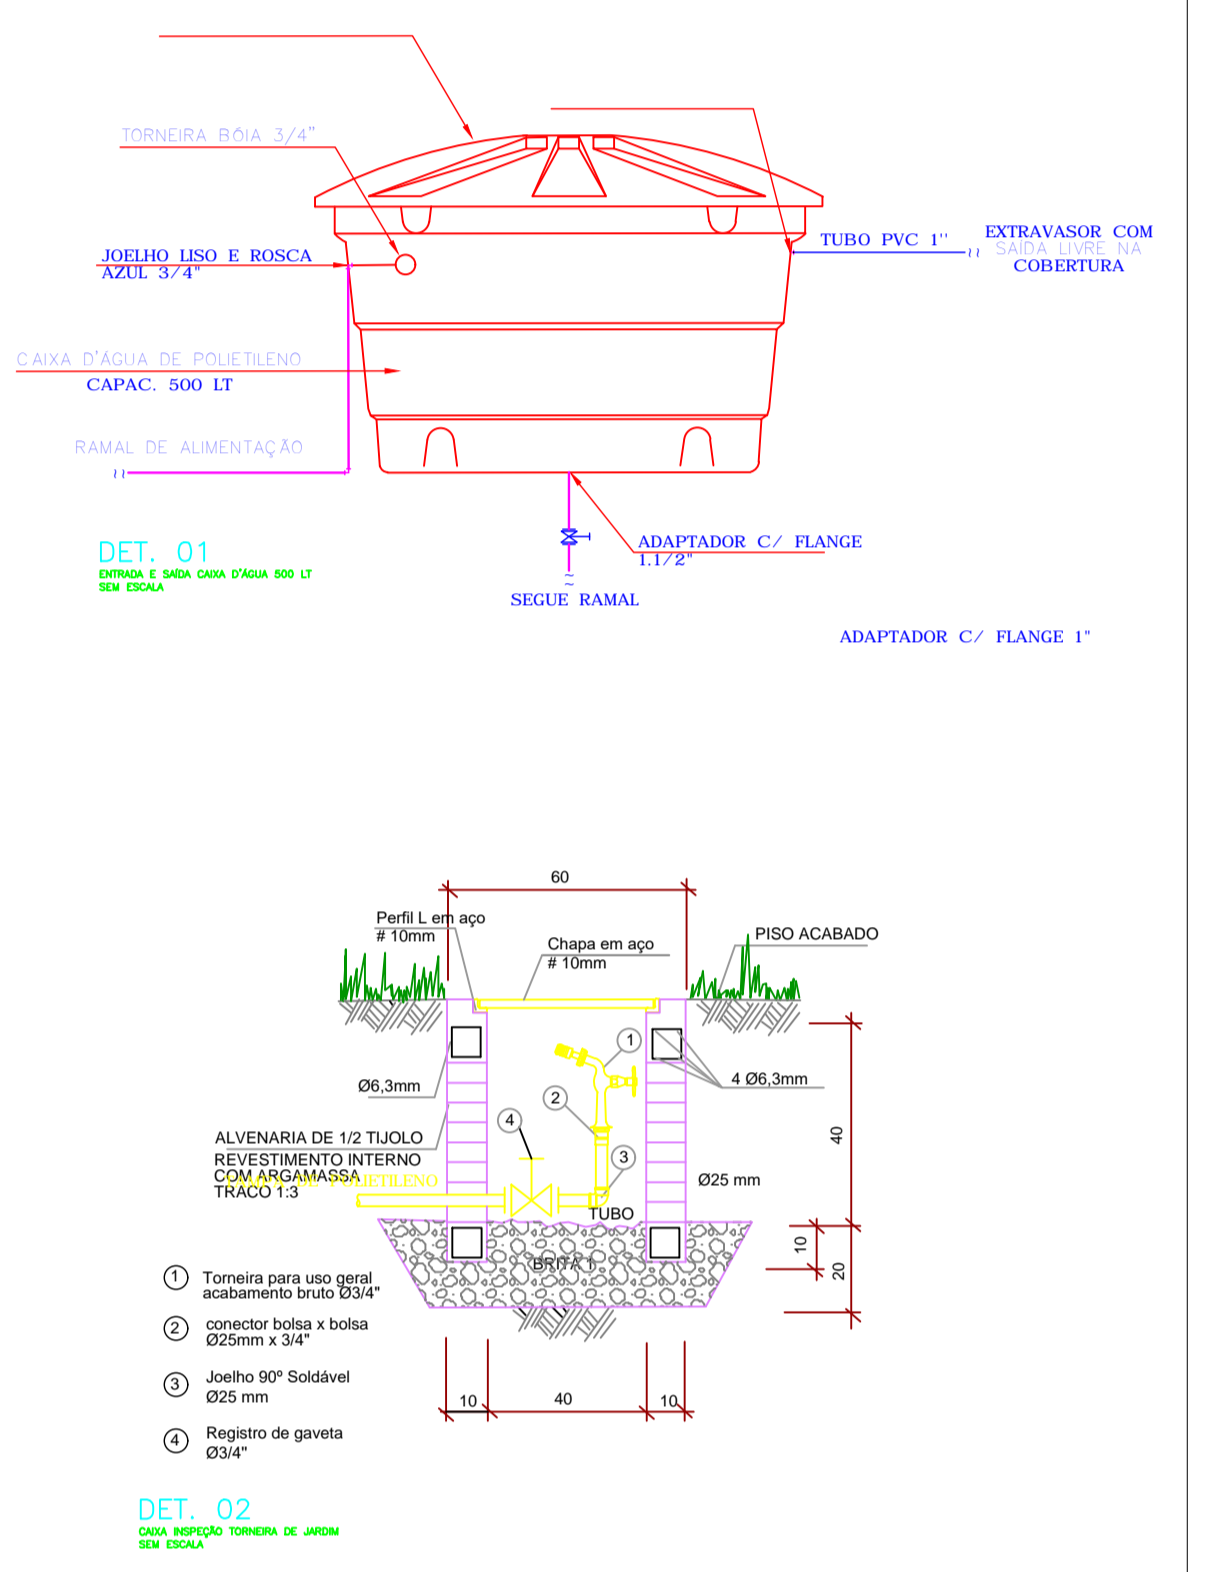

PROJETO HIDRÁULICO: F. 01/02

OBRA:
PROJETO DE REFORMA DE UM PRÉDIO MUNICIPAL

LOCAL:
Rua Francisco Botelho Neto

GUZOLÂNDIA - SP
PROPRIETÁRIO:
Prefeitura Municipal de Guzolândia

SITUAÇÃO SEM ESCALA

DECLARO QUE A APROVAÇÃO DESTE PROJETO NÃO IMPLICA POR PARTE DA P.M. NO RECONHECIMENTO DO DIREITO DE PROPRIEDADE DO TERRENO.

Prefeitura Municipal de Guzolândia
PROPRIETÁRIO

Vitor Cassio Inhan Pivarro
ENGENHEIRO CIVIL
CREA: 098289618

ESCALAS DATA
INDICADAS Junho/2015

ÁREAS TERRENO m2

CONSTRUÇÃO EXISTENTE 421,57

APROVAÇÃO